

IMPIANTO ED APPARECCHIATURE DI NUOVA INSTALLAZIONE




GRUPPO REFRIGERANTE DI FUTURA INSTALLAZIONE




ⓑ Nuovo circuito Direzione didattica e segreteria

Ⓐ Nuovo circuito aule aggiunte


GRUPPO REFRIGERANTE kW 40

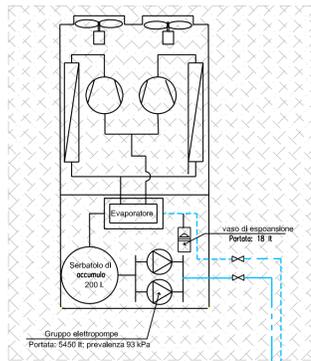

CENTRALE TERMICA ESISTENTE


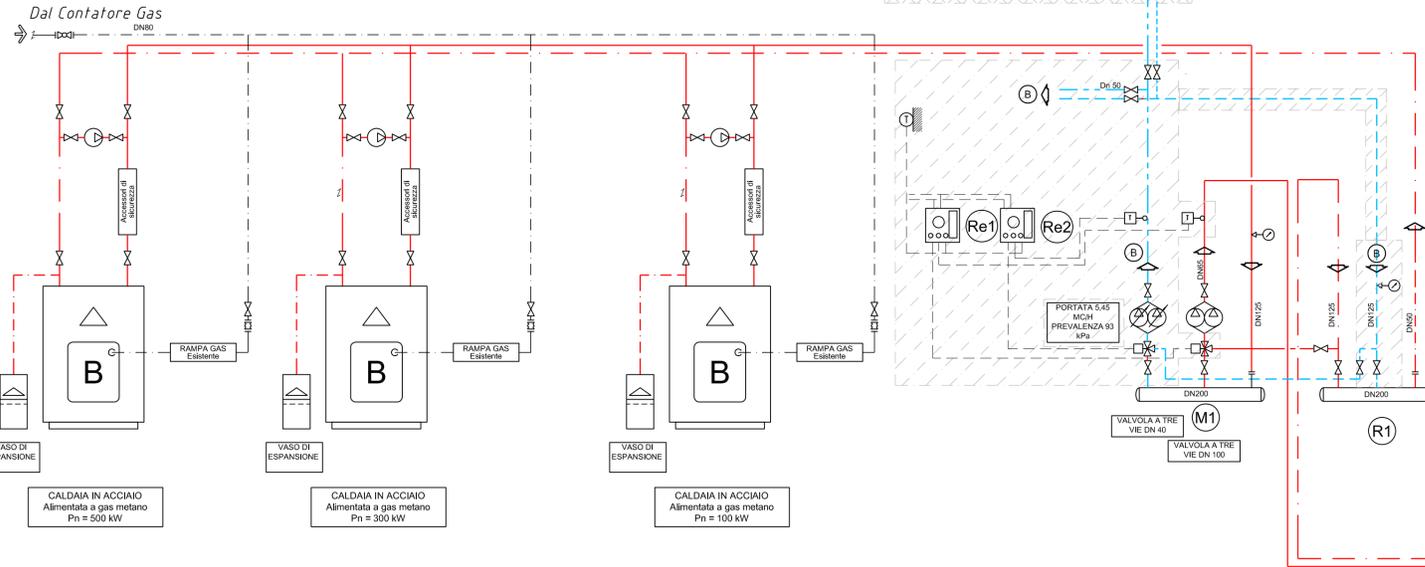


SOTTOCENTRALE TERMICA ESISTENTE

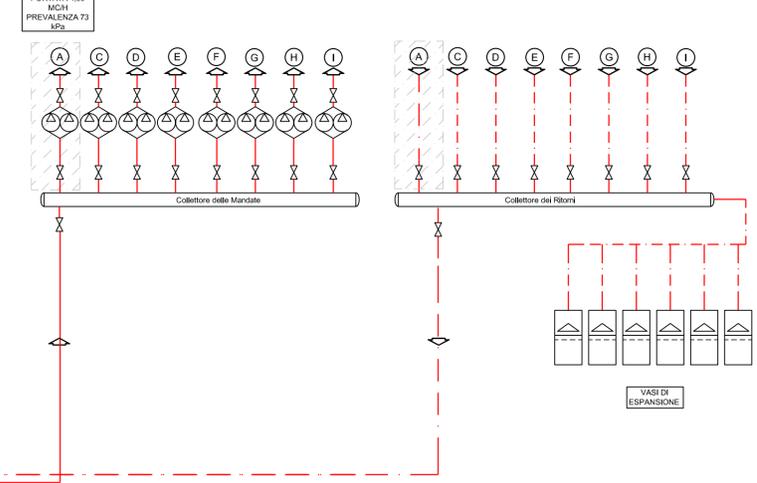

LEGENDA	
	TUBAZIONI DI ANDATA E RITORNO ACQUA CALDA DI ALIMENTAZIONE FAN-COILS
	TUBAZIONI DI ANDATA E RITORNO ACQUA REFRIGERATA E/O CALDA DI ALIMENTAZIONE FAN-COILS
	MONTANTI TUBAZIONI
	NUMERO INDIVIDUAZIONE COLONNA MONTANTE
	VALVOLA DI INTERCETTAZIONE

PARTICOLARE COPERTURA DELLA CENTRALE TERMICA

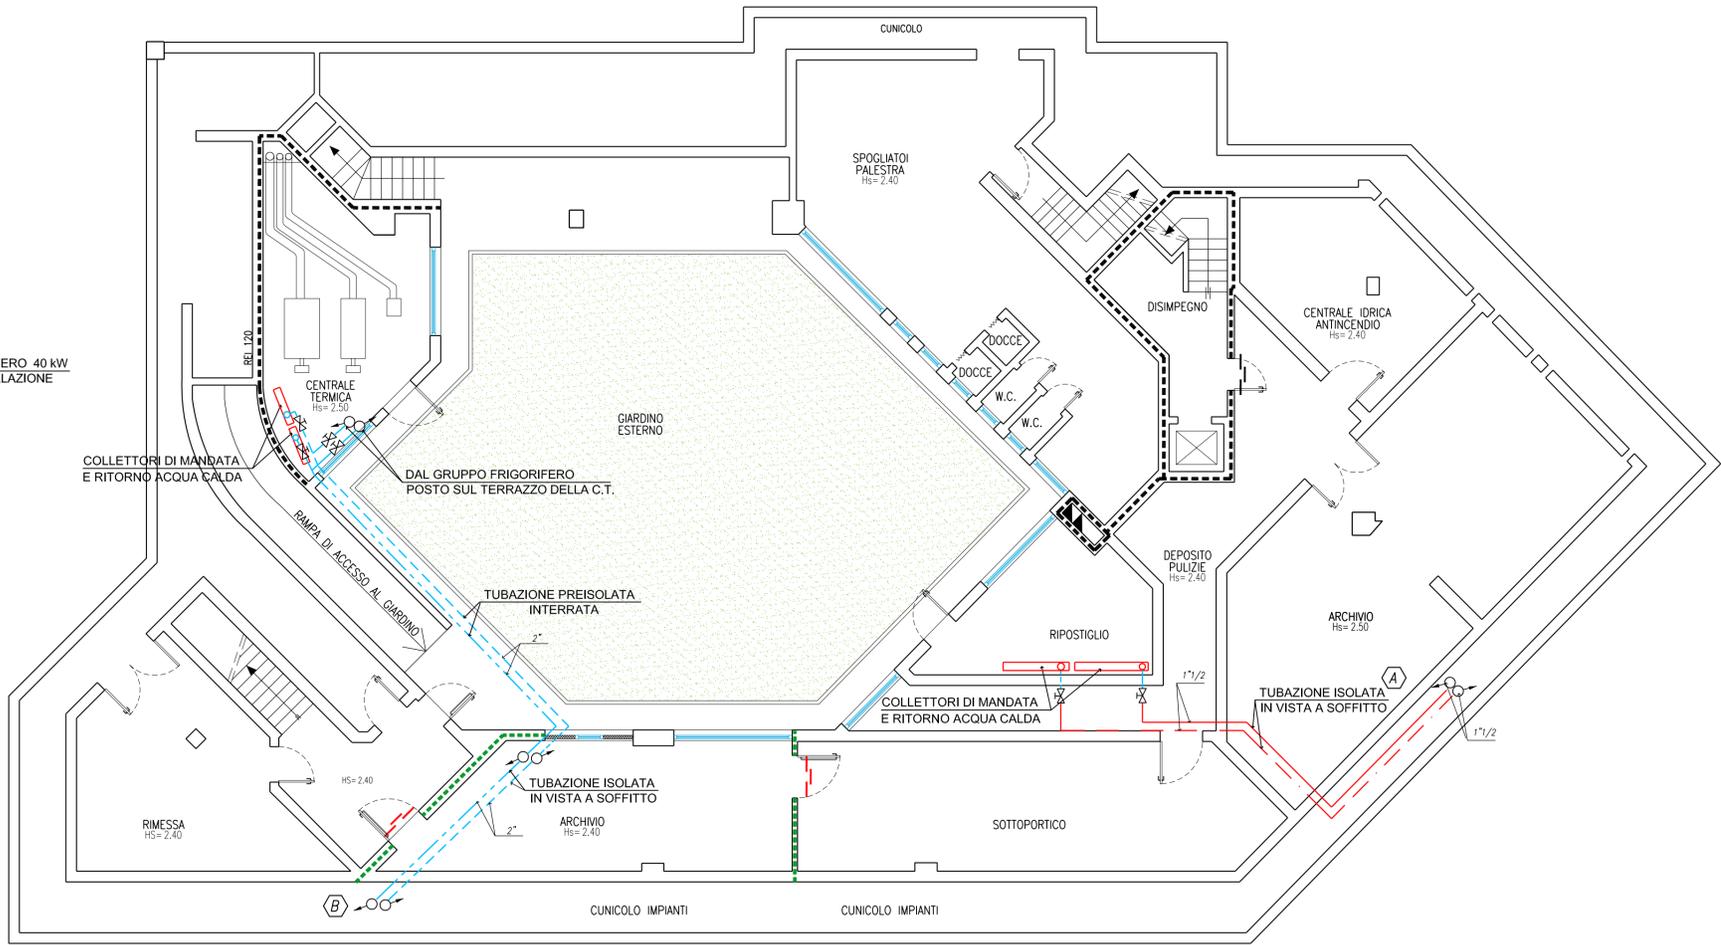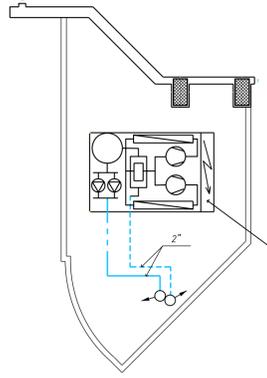

PROVINCIA DI PISTOIA
SERVIZIO PATRIMONIO, EDILIZIA SCOLASTICA E SPORTIVA

PROGETTO ESECUTIVO

PROGETTAZIONE EDILE

IL RESPONSABILE UNICO DEL PROCEDIMENTO
PROGETTISTA
DISEGNATORE
COLLABORATORI

DR. ING. ALESSANDRO MORELLI MORELLI
DR. ARCH. DONATELLA PASCUCCI
PER. IND. LUCARELLI MATTEO
GEOM. MARCO PAOLIERI
GEOM. STEFANO NICCOLI
LUCIA SALVI

OGGETTO

LICEO SCIENTIFICO "DUCA D'AOSTA"

PROGETTO ESECUTIVO RISTRUTTURAZIONE ED AMPLIAMENTO LICEO SCIENTIFICO "DUCA D'AOSTA" DI PISTOIA

PROGETTAZIONE IMPIANTI

ingegneri riuniti S.p.A.

PROGETTI e STUDI di INGEGNERIA
via G. Peppi n. 15 - 41100 MODENA
Tel. 0537/75112 Fax. 0537/70361 E-mail info@ingegneriuniti.it
E-mail: info@ingegneriuniti.it
www: http://www.ingegneriuniti.it

DOTT. ING. L. REGGIANI
DOTT. ING. G. B. TENTI

PROGETTAZIONE IMPIANTI

Ing. A. BORTOLAZZI CONSULTING S.R.L.

Società d'ingegneria con diploma di qualità certificato ISO 9001:2000 (Rif. N.º Mestri del lavoro, S. 44100 Parma)
Tel. 0537/75112 Fax. 0537/70361 E-mail info@bortolazzi.it, amministrazione@bortolazzi.it, URL: http://www.bortolazzi.it
COORDINATORE TECNICO: ARCH. SERGIO CARIANI

DOTT. ING. L. REGGIANI
DOTT. ING. G. B. TENTI

ELABORATO PIANO SEMINTERRATO IMPIANTO DI CLIMATIZZAZIONE ESTIVO ED INVERNALE - ZONA SUD - DISTRIBUZIONE E SCHEMA FUNZIONALE

Rev.	Data	Descriz.	Prog.	Drw.	Codice	TAVOLA
0	DICEMBRE 2005	EMISSIONE	A.D.M.	A.D.M.	2473/ESE/1A0/	T-01
					Tipologia TAVOLE MECCANICHE Scala 1:100	